


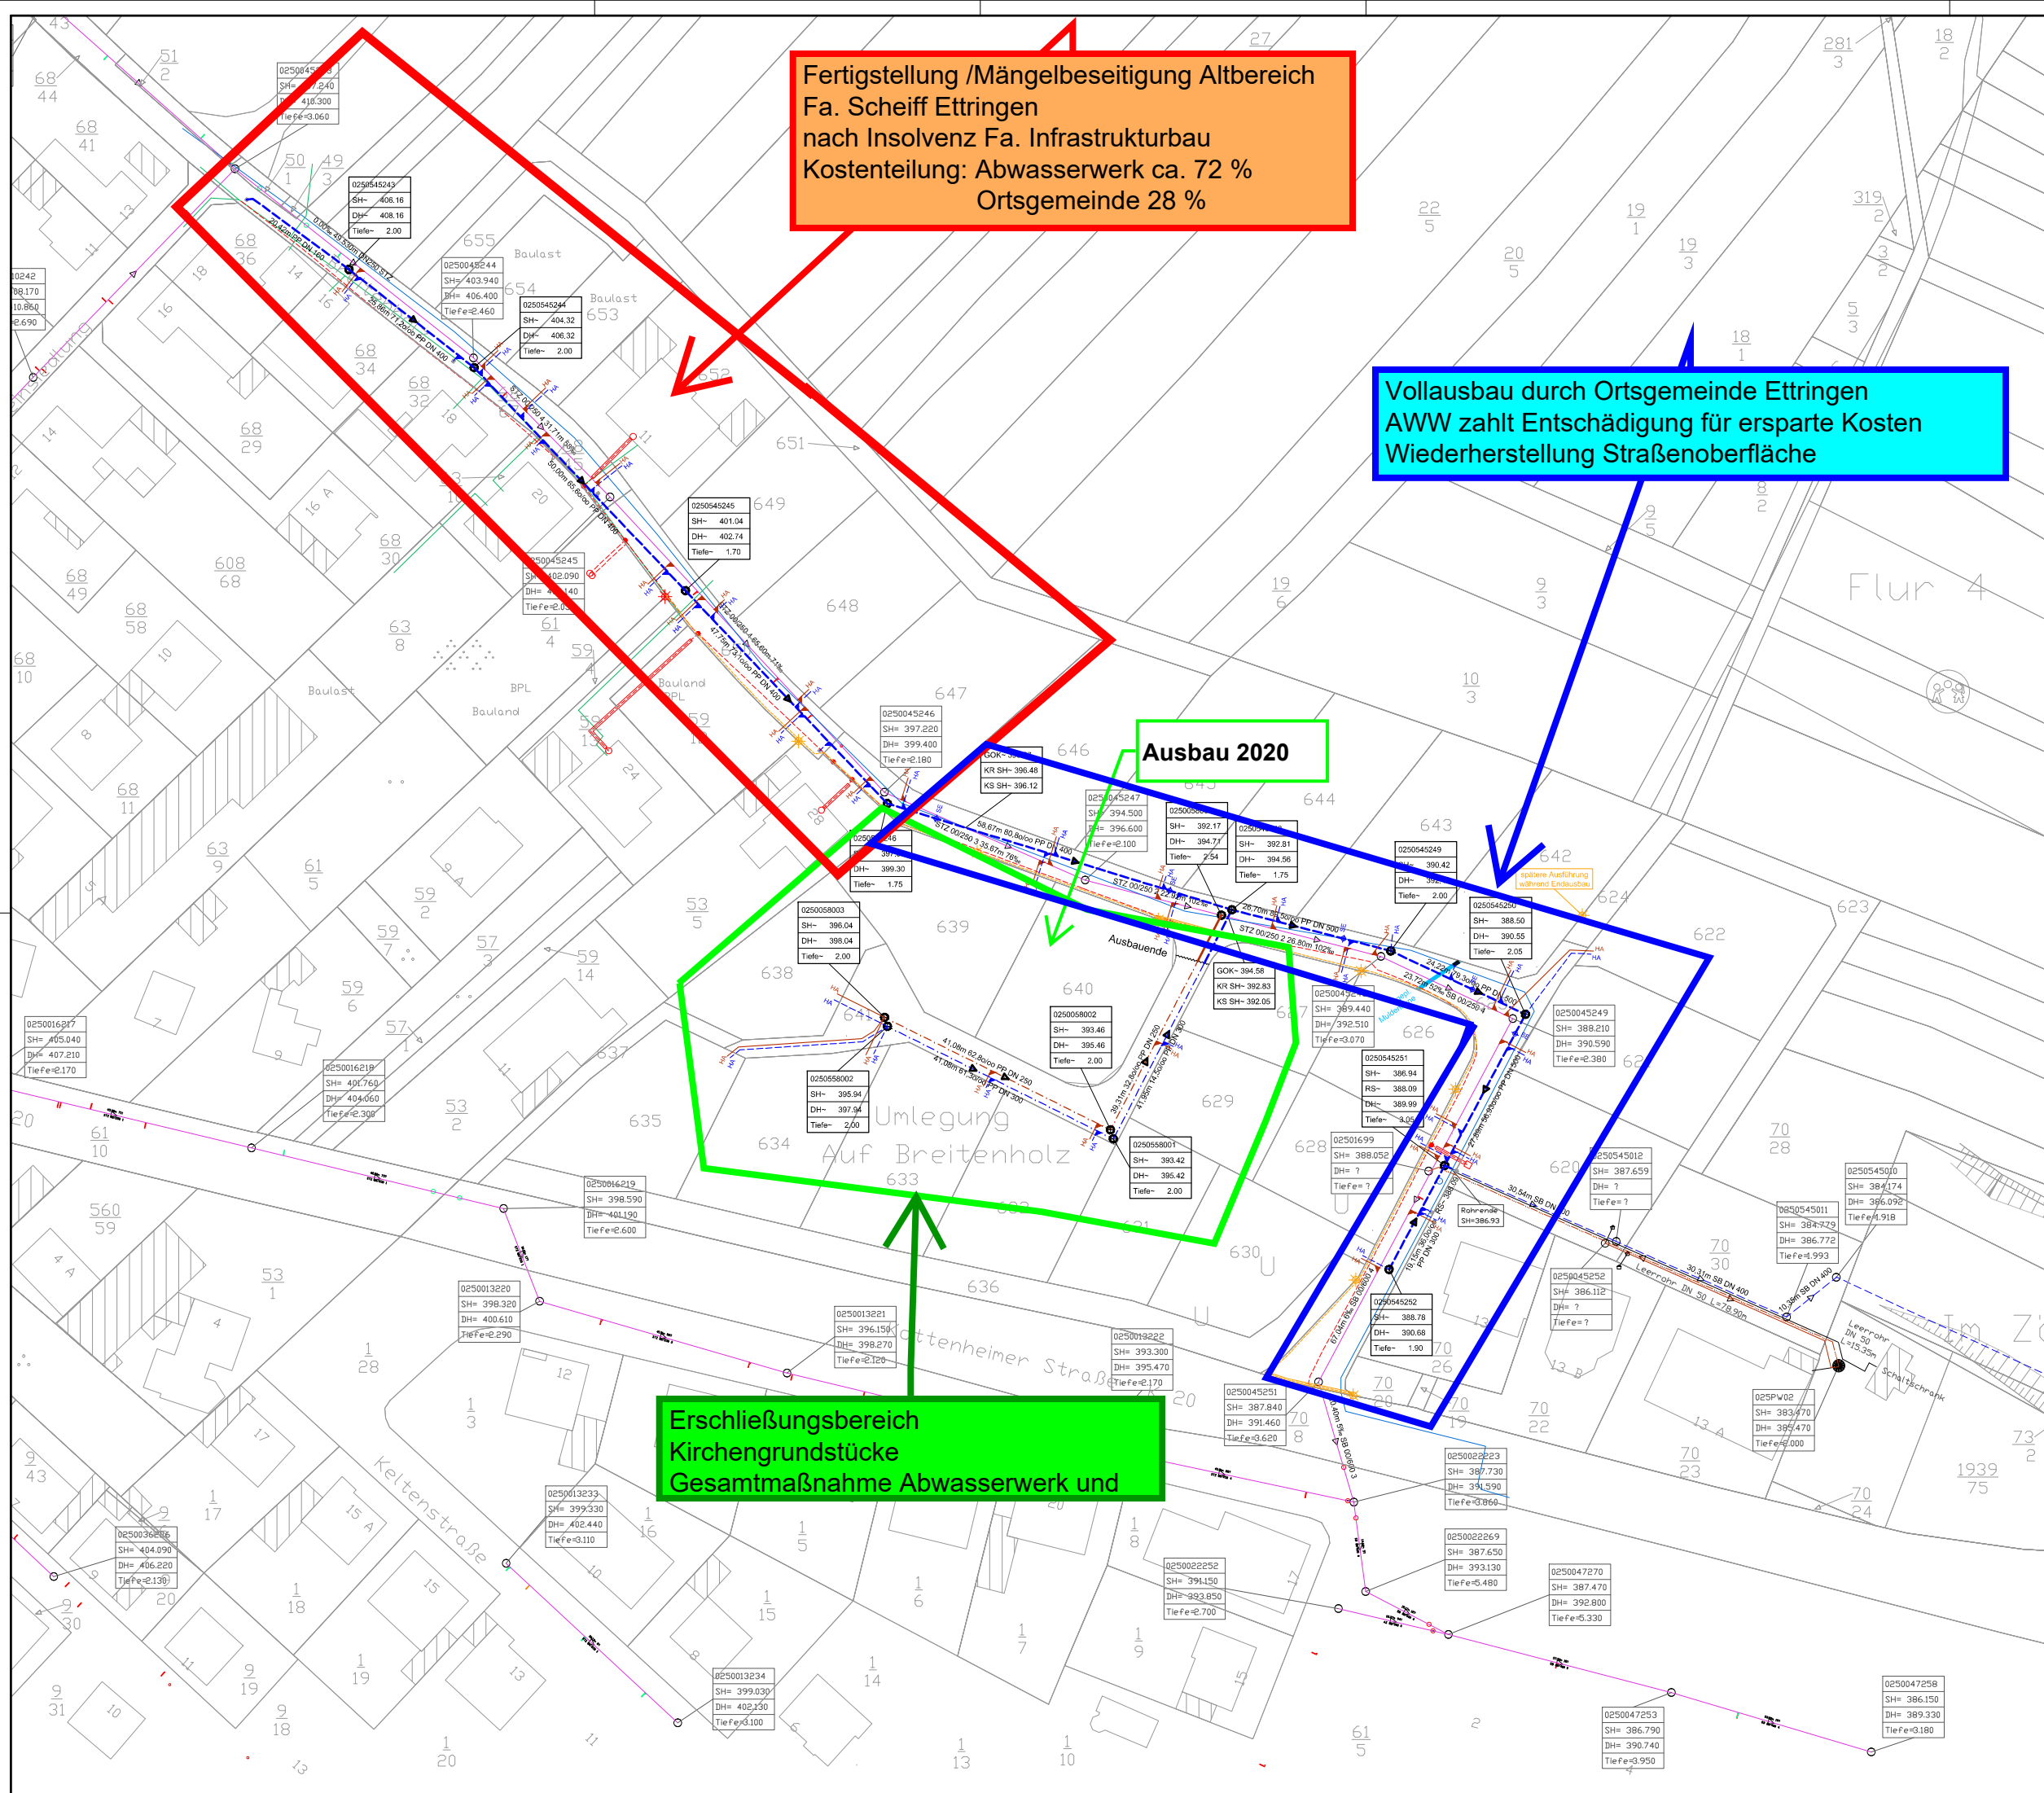

Fertigstellung /Mängelbeseitigung Altbereich
Fa. Scheiff Ettringen
nach Insolvenz Fa. Infrastrukturbau
Kostenteilung: Abwasserwerk ca. 72 %
Ortsgemeinde 28 %

Vollausbau durch Ortsgemeinde Ettringen
AWW zahlt Entschädigung für ersparte Kosten
Wiederherstellung Straßenoberfläche

Ausbau 2020

Erschließungsbereich
Kirchengrundstücke
Gesamtmaßnahme Abwasserwerk und

Die Höhenangaben sind den Bestandsplänen
entnommen und noch durch eine örtliche Vermessung
abzusichern.

Legende

- Regenwasserkanal Planung
- Regenwasserkanal Bereich Wendehammer Planung
- Regenwasserhaushaltsanlass Planung
- Abzweige im Scheitel für späteren Anschluß Straßenentwässerung Planung
- Regenwasserkanal Bestand
- Mischwasserkanal Bestand, im Endausbau Schmutzwasserkanal
- Schmutzwasserkanal Planung
- Schmutzwasserkanal Bereich Wendehammer Planung
- Schmutzwasserhaushaltsanlass Planung
- Schmutzwasserkanal Bestand
- Schmutzwasserdruckleitung Bestand
- Wasserleitung Bestand
- Kabel Elektro Bestand
- Kabel Telekom Bestand
- Schacht Entwässerung Planung
- Schacht Entwässerung Bestand
- Straßenablauf Planung
- Straßenablauf Bestand
- Mastleuchte Planung
- Beleuchtungskabel Planung
- Beleuchtungskabel im Leerrohr Planung
- Mastleuchte Bestand

c		
b		
a	Originalfassung	08.01.2019
Index	Art der Änderung	Datum

**Kröll Ingenieure GmbH**
Fallenstraße 55 56743 Mendig Tel. 02652 - 98947071 Fax 989472 eMail: info@kroell-ingenieure.de

Bauherr: Abwasserwerk Vordereifel

Bauvorhaben: Erschließung Baugebiet "Auf Breitenholz"

Bauort: 56729 Ettringen

Planbezeichnung: Ausführungsplanung
Lageplan Kanal

Maßstab: 1 : 500 **Blatt-Nr.:** 1.0

Datum: 08.01.2019	Gez.: ST	Datum: 08.01.2019	Gepr.: J6
-------------------	----------	-------------------	-----------

Proj.-Nr.: 2141 **Datei:**

Die ausführende Firma hat gemäß VOB DIN 1961 §§ 3 und 4 alle Maße und Unterlagen zu prüfen. Unstimmigkeiten sind der Bauleitung zur Klärung sofort mitzuteilen. Die DIN-Vorschriften sowie das Urheberrecht dieser Zeichnung sind zu beachten und einzuhalten.