




SCHNITT A - B

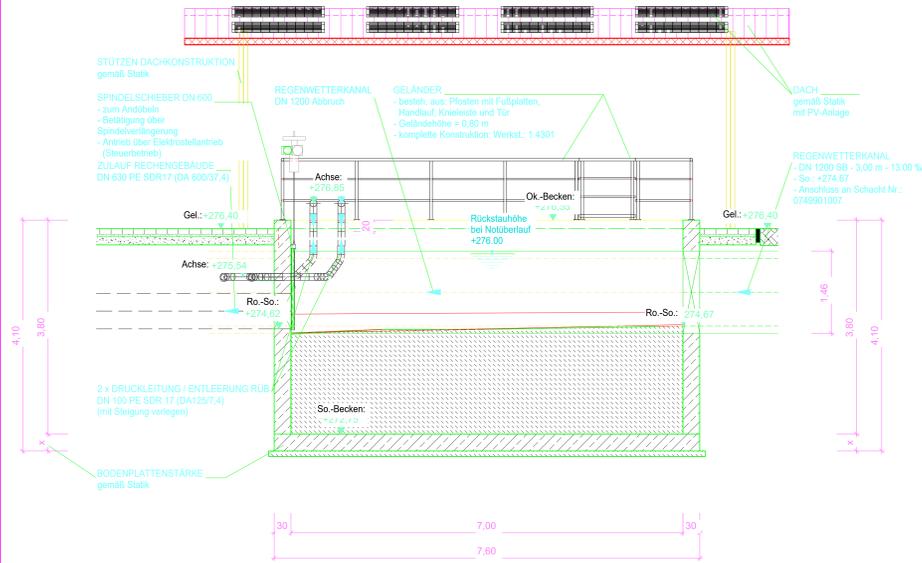

SCHNITT C - D

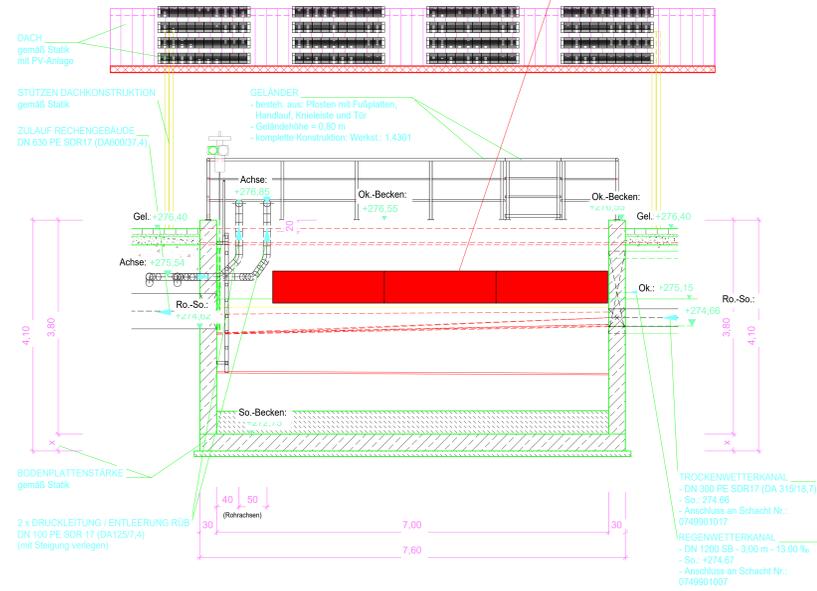


SCHNITT E - F

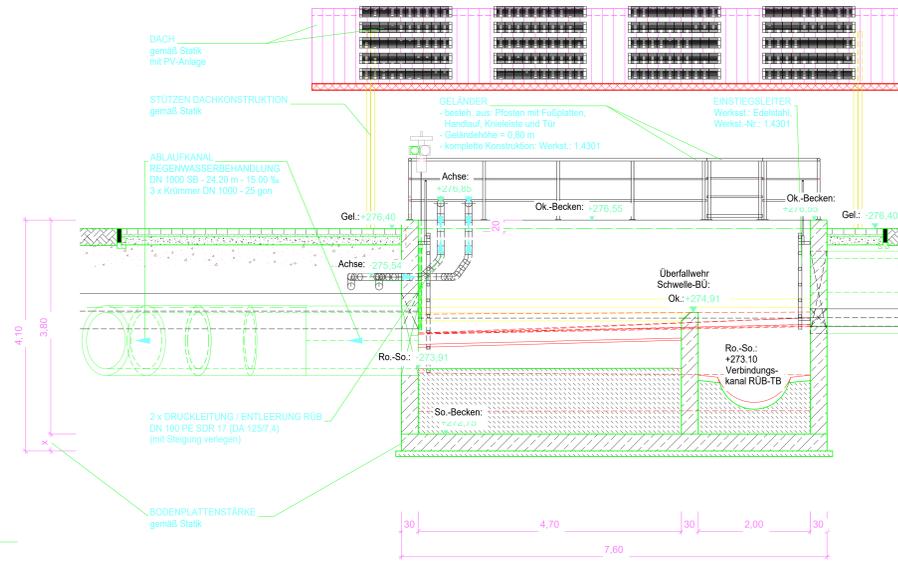


3D - ANSICHT


1 : 100

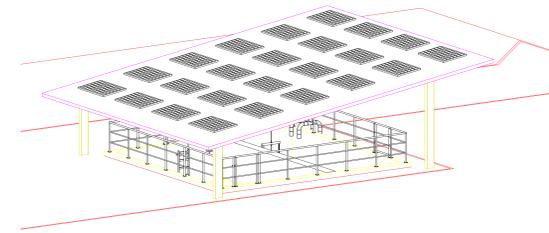


GRUNDRISS

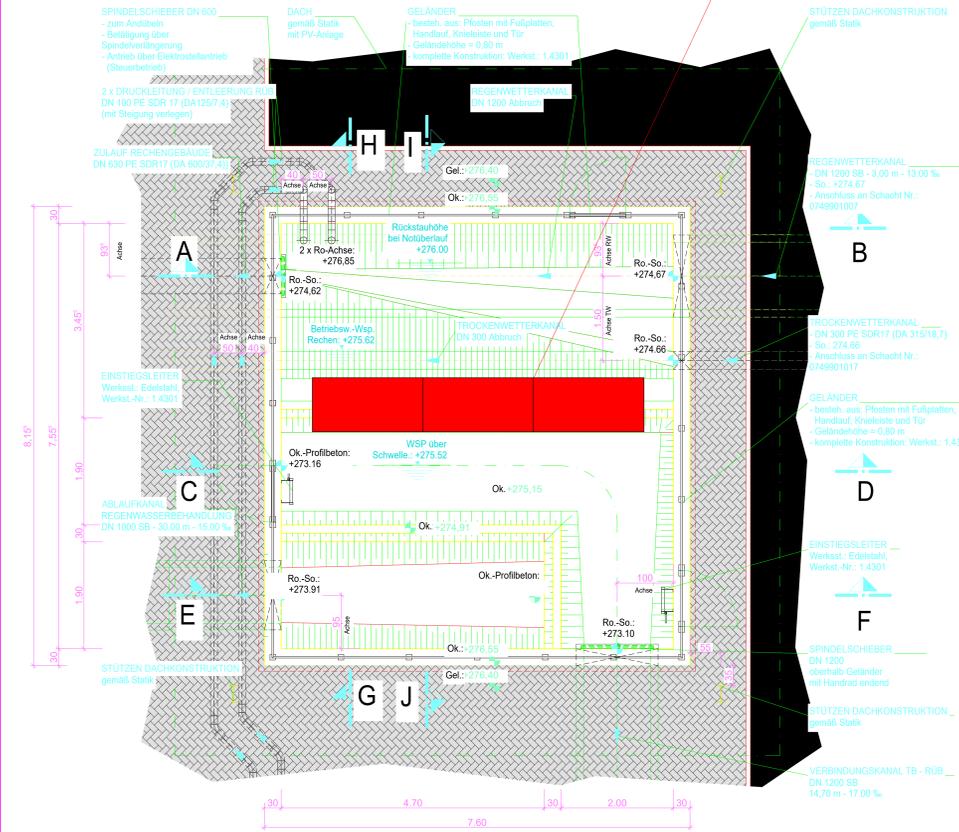

SCHNITT G - H

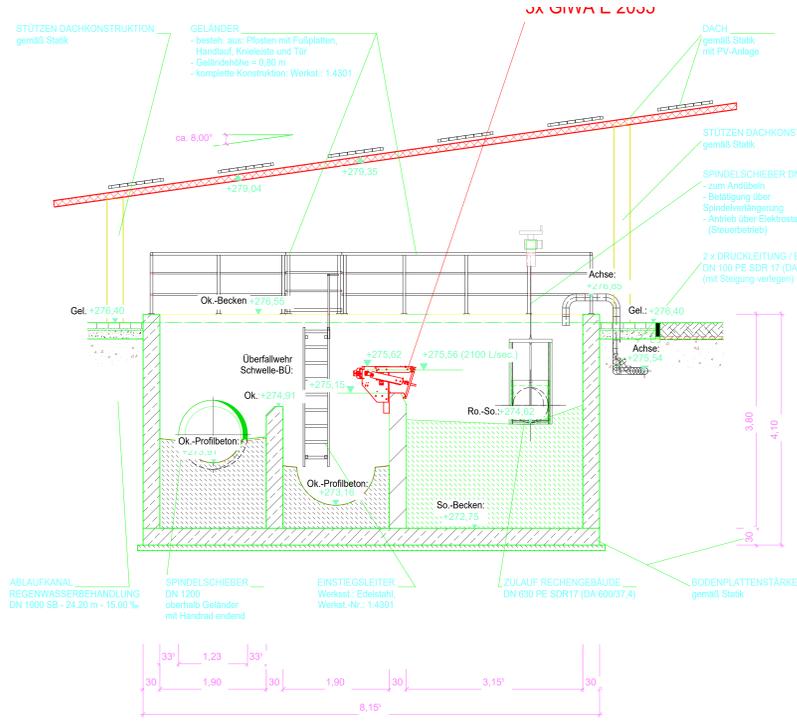

SCHNITT I - J

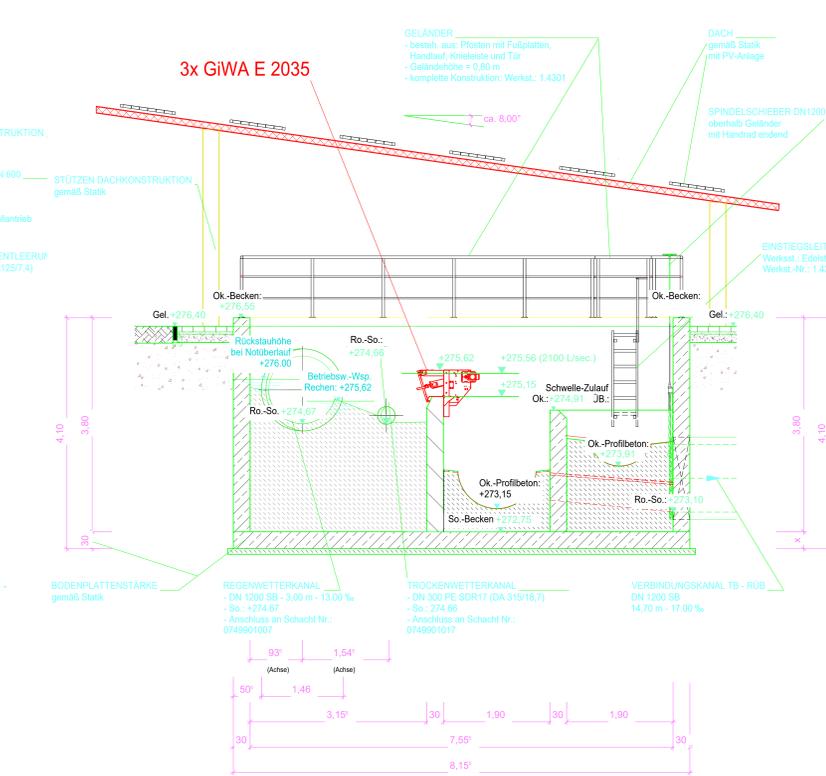

INDEX	ART DER ÄNDERUNG	DATUM	GEZ	GEPR
Projekt: Neukonzeption der Kläranlage Karbachtal				
				
Verbandsgemeinde VORDEREIFEL - Grundriss / Schnitte / Ansicht -				
Planbezeichnung: TRENNBAUWERK				
Bearb.: L. Düwen	Datum: 24.11.2022	Prj. Nr.: 21.293		Maßstab: 1 : 50
Gez.: S. Nische	Anl. Nr.: 3	ENTWURFSPLANUNG		
Der Bauherr:	Aufgestellt, den			

Der Inhalt dieser Planunterlagen ist gemäß DIN ISO 16016 urheberrechtlich geschützt.
Ingenieurgesellschaft Dr. Siekmann + Partner mbH